

MAPA SYTUACYJNO –
–WYSOKOŚCIOWA
Z UZBROJENIEM PODZIEMNYM
MAPA DO CELÓW PROJEKTOWYCH
SKALA 1: 500

woj. pomorskie
Powiatwejherowski.....
Gminam.Rumia.....
Obr.18.....
Działka1032/5 ; 1032/10.....
Ks. Rob.0173/2021.....
Stan (S+W+U) jest aktualny na dzień2021.04.08.....
Nr ewid. zgł.
Mapę sporządził GD.6640.2853.2021
Uwaga :
ukł. poziomy "2000"
ukł. wysokościowy "Kronsztadt 86"
sekcja mapy : 6.225.24.06.2.(2,4)

USŁUGI GEODEZYJNE
Marek Szewczyk
84-200 Wejherowo ul. Krolewa 10
NIP 588-153-52-11 REGON 192534741
tel. 607-686-087

Nie wyklucza się istnienia nie wykazanych na niniejszej mapie urządzeń
Podziemnych, które nie były zgłoszone do inwentaryzacji lub, o których
Brak jest informacji w instytucjach branżowych.

Pomiar szczegółów metodą bezpośrednią bez prawnego ustalenia granic działek.


Wszelkie trwałe obiekty budowlane podlegają wytyczeniu przez jednostkę
Wykonawstwa geodezyjnego.

Wykonanie niniejszej mapy nie było poprzedzone ustaleniami dotyczącymi ewentualnych
służebności gruntowych obciążających grunty położone w granicach projektowanej inwestycji budowlanej.

Właściciel, władający, inwestor, są prawnie zobowiązani do ochrony znaków
Geodezyjnych na terenie inwestycji budowlanej (nieruchomości)
(art. 15, 48 pkt.3 Ustawy z dnia 17.05.1989 r.
Dz.U. Nr 30, poz 163 – Prawo geodezyjne i kartograficzne)

W zakresie opracowania mapy znajdują się następujące punkty osnowy geodezyjnej:

UWAGA!
W zakresie opracowania mapy nie występują projektowane , uzgodnione z ZUD urządzenia techniczne :

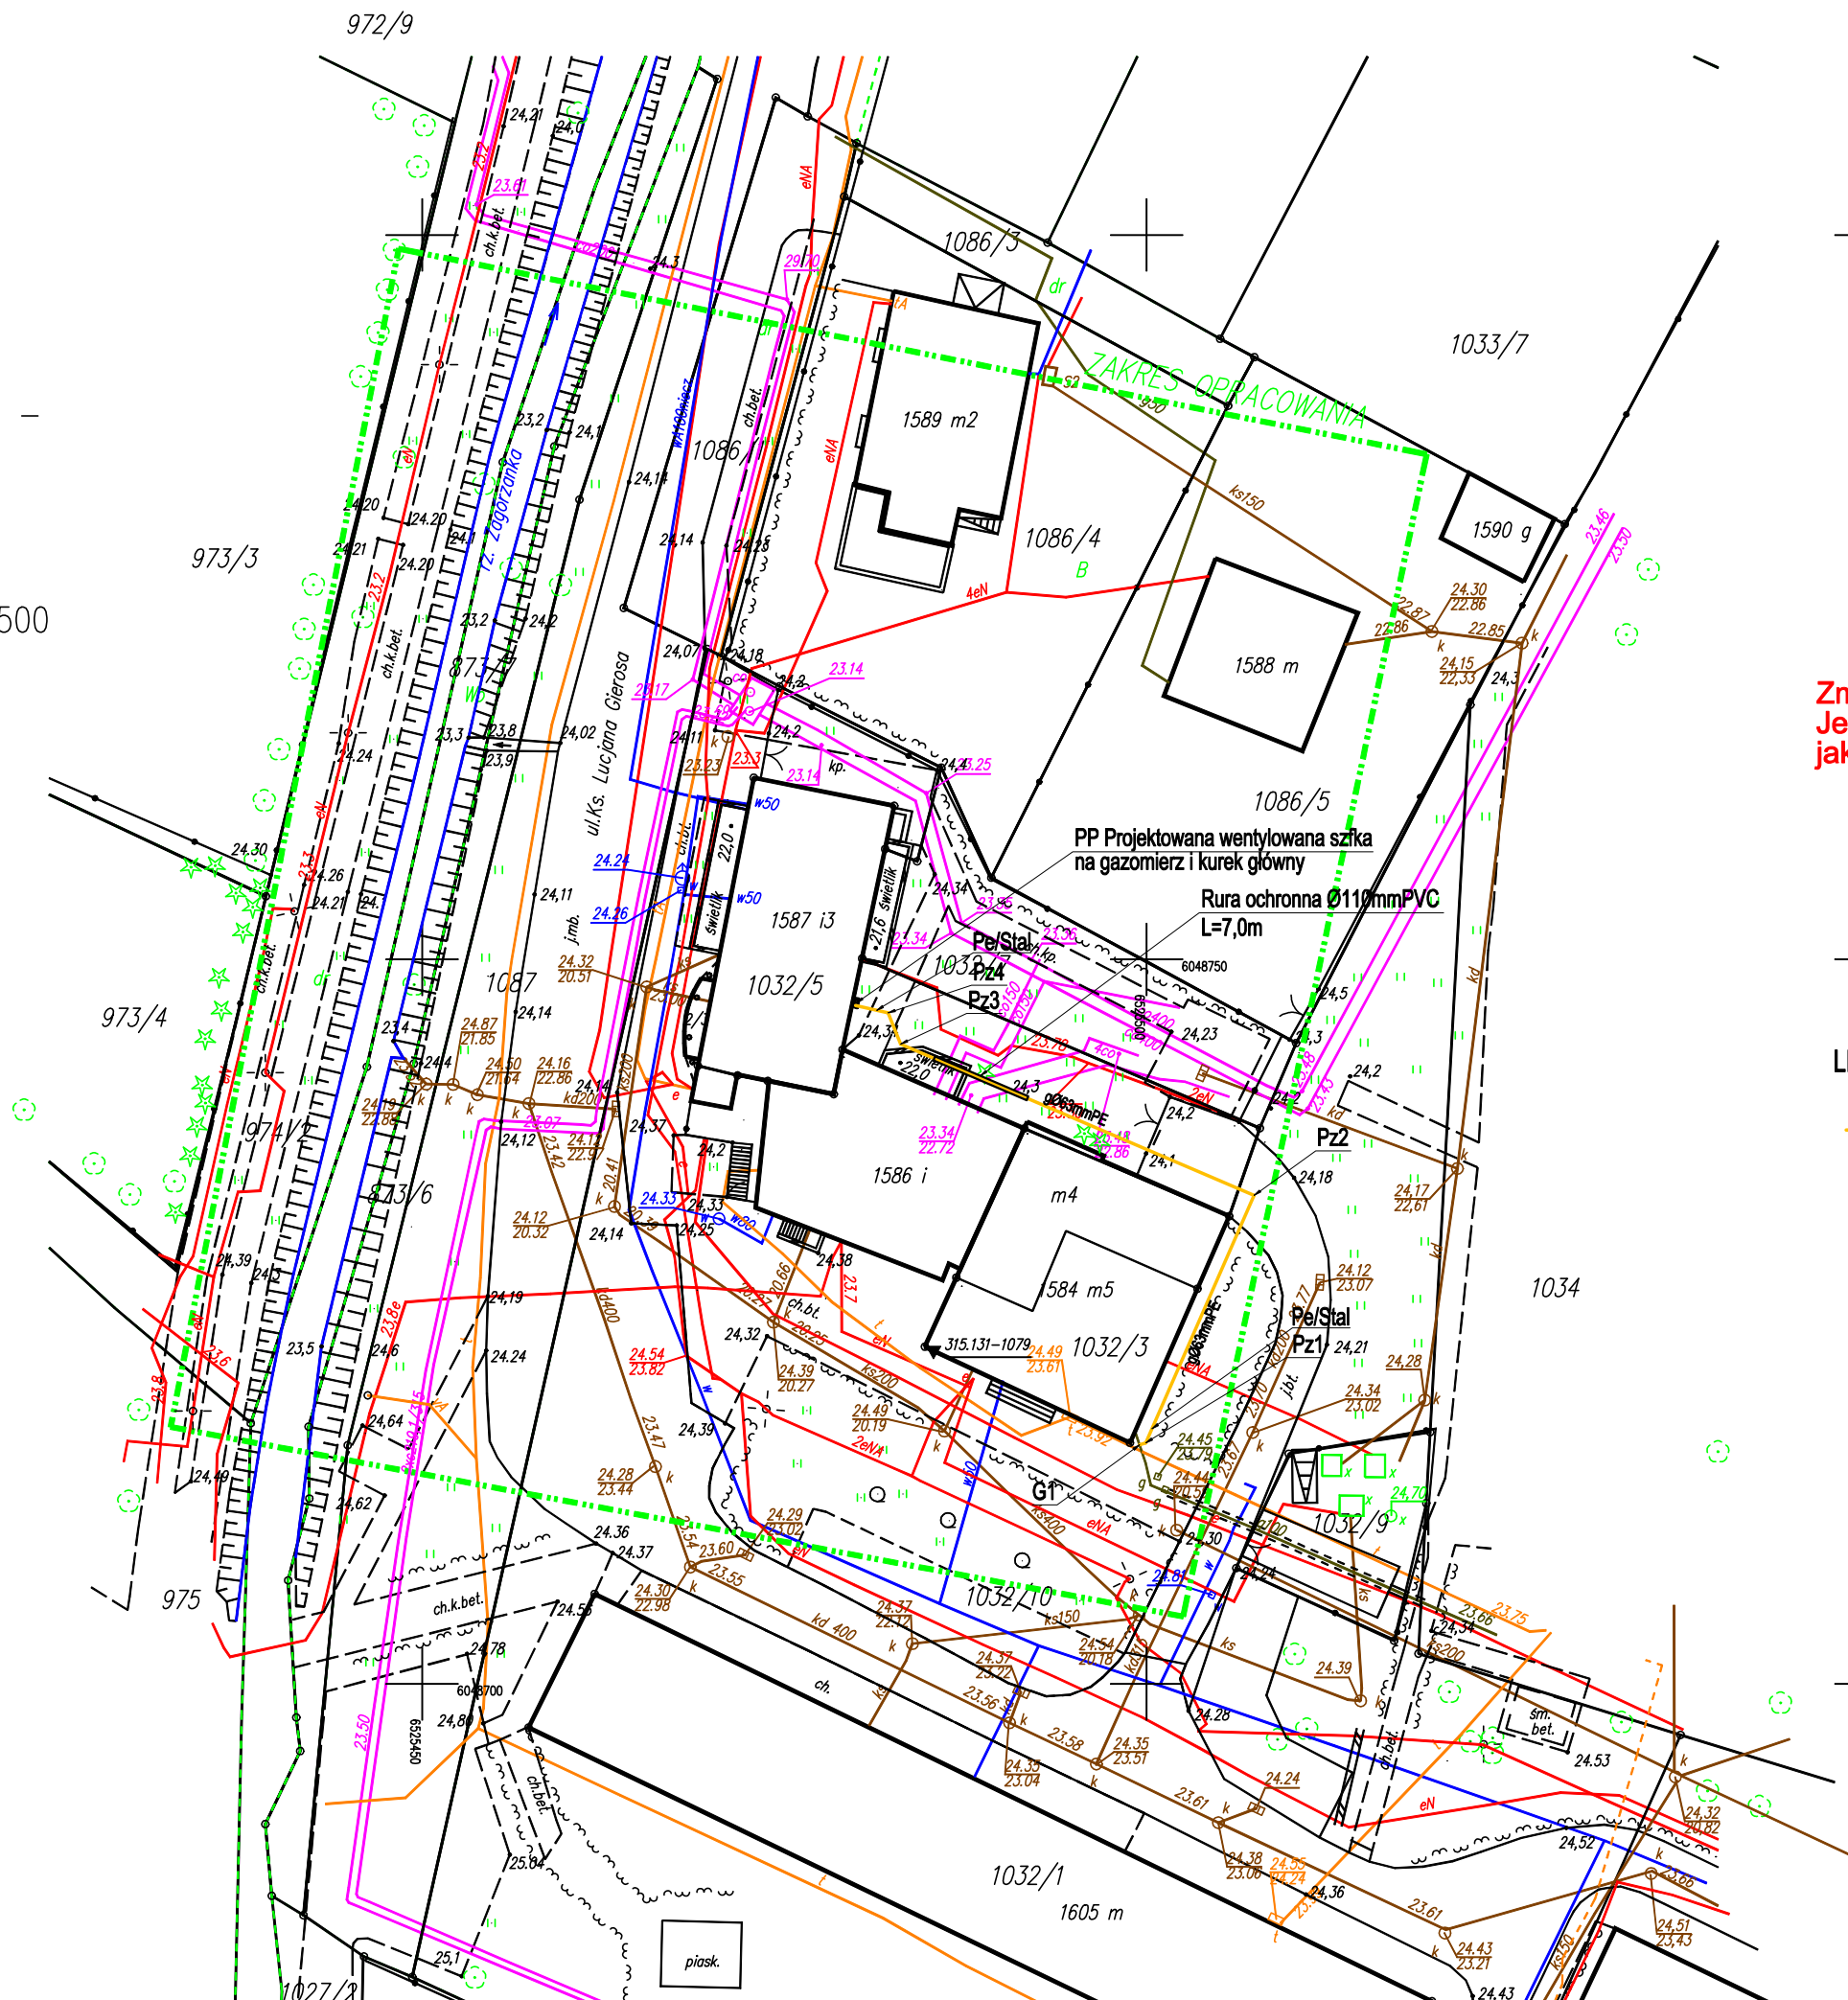

2022-06-30

Zmieniono przebieg trasy instalacji gazowej
Jenocześnie kwalifikuje się wprowadzone zmiany
jako nie istotne w myśl Prawa Budowlanego

ZA ZGODNOŚĆ Z ORYGINAŁEM
MAPY DO CELÓW PROJEKTOWYCH

LEGENDA:

g063mmPE Proj. instalacja gazowa

Rys. Nr 01		02-2022
PROJEKT		
ZAGOSPODAROWANIA TERENU		
skala		1:500
BRANŻA SANITARNA		
BUDYNEK Centrum Pomocowego im. św. Siostry Faustyny 84-230 Rumia, ul. Lucjana Gierosa 8a DZ.NR. 1032/5; 1032/10; 1032/7 Obr. 18 Rumia Inwestor: CARITAS ARCHIDIECEZJI GDANSKIEJ 81-805 Sopot, ALEJA NIEPODLEGŁOŚCI 778		
LG Profi Leszek Gontarz 80-299 Gdańsk, Nowy Świat, ul. Nad jeziorem 14		
Opracował:	tech. Leszek Gontarz	
Projektant:	inż. Daniel Łogiszyniec upr.bud.nr 68/Gd/00 o specjalności instalacyjnej obejmującej: sieci, instalacje i urządzenia: wodociągowe i kanalizacyjne, ciepłote, wentylacyjne oraz gazowe w zakresie projektowania i kierowania robotami bez ograniczeń	